


LEGENDA:	
— E:15	ŚCIANA PPOŻ. EI 15
— E:30	ŚCIANA PPOŻ. EI 30
— E:60	ŚCIANA PPOŻ. EI 60
— RE:60	ŚCIANA PPOŻ. REI 60
— RE:120	ŚCIANA PPOŻ. REI 120
30	DRZWI EI 30 DYMOSZCZELNE
30	DRZWI EI 30
60	DRZWI EI 60 DYMOSZCZELNE
60	DRZWI EI 60
S	DRZWI DYMOSZCZELNE
S-2	DRZWI Z SAMOZAMYKACZEM
60	OKNO EI 60

Symb.	Rodzaj pomieszczenia	Posadzka	Pow. [m ²]
-1/01	HALL 1	PLYTKI-GRES	###
-1/02	HALL 2	PLYTKI-GRES	###
-1/03	MAGAZYN	PLYTKI-GRES	###
-1/04	WENTYLATORNIA	PLYTKI-GRES	###
-1/05	SZATNIA D. - PIELĘG. SALOWE	PLYTKI-GRES	###
-1/06	SZATNIA DAMSKA	PLYTKI-GRES	###
-1/07	TOALETA	PLYTKI-GRES	###
-1/08	HALL	PLYTKI-GRES	###
-1/09	KORYTARZ	PLYTKI-GRES	###
-1/10	POM. PORZĄDKOWE	PLYTKI-GRES	###
-1/11	MAGAZYN	PLYTKI-GRES	###
-1/12	SZTANIA DLA STUDENTÓW	PLYTKI-GRES	###
-1/13	TOALETA	PLYTKI-GRES	###
-1/14	PRZEDSIONEK	WYLEWKA BET.	###
-1/15	KOMUNIKACJA	WYLEWKA BET.	###
-1/16	WĘZEL WYMIENNIKOWNI	WYLEWKA BET.	###
-1/17	WĘZEL WYMIENNIKOWNI	WYLEWKA BET.	###
-1/18	WĘZEL CIEPLNY	WYLEWKA BET.	###
-1/19	KORYTARZ TECHNICZNY	PLYTKI-GRES	###
-1/19a	KANAŁ TECHNICZNY	WYLEWKA BET.	###
-1/20	POM. PORZĄDKOWE	PLYTKI-GRES	###
-1/21	POM. TECHNICZNE	PLYTKI-GRES	###
-1/22	MAGAZYN	PLYTKI-GRES	###
-1/23	UPS	PLYTKI-GRES	###
-1/24	WENTYLATORNIA	WYLEWKA BET.	###
-1/25	MAGAZYN	PLYTKI-GRES	###
-1/26	ARCHIWUM	PLYTKI-GRES	###
-1/27	ZAMRAŻARKA	PLYTKI-GRES	###
-1/28	ARCHIWUM	PLYTKI-GRES	###
-1/29	KORYTARZ	PLYTKI-GRES	###
-1/30	WENTYLATORNIA	WYLEWKA BET.	###
-1/31	MAGAZYN	PLYTKI-GRES	###
-1/32	POM. GAZ, PRÓŻ.	WYLEWKA BET.	###
-1/33	MAGAZYN	PLYTKI-GRES	###
-1/34	MAGAZYN	PLYTKI-GRES	###
-1/35	MAGAZYN	PLYTKI-GRES	###
-1/36	SZATNIA	PLYTKI-GRES	###
-1/37	TOALETA	PLYTKI-GRES	###
-1/38	SZATNIA	PLYTKI-GRES	###
-1/39	TOALETA	PLYTKI-GRES	###
-1/40	MAGAZYN	PLYTKI-GRES	###
-1/41	KORYTARZ	PLYTKI-GRES	###
K1	Klatka K1	PLYTKI-GRES	###
K2	Klatka K2	PLYTKI-GRES	###
SUMA			###

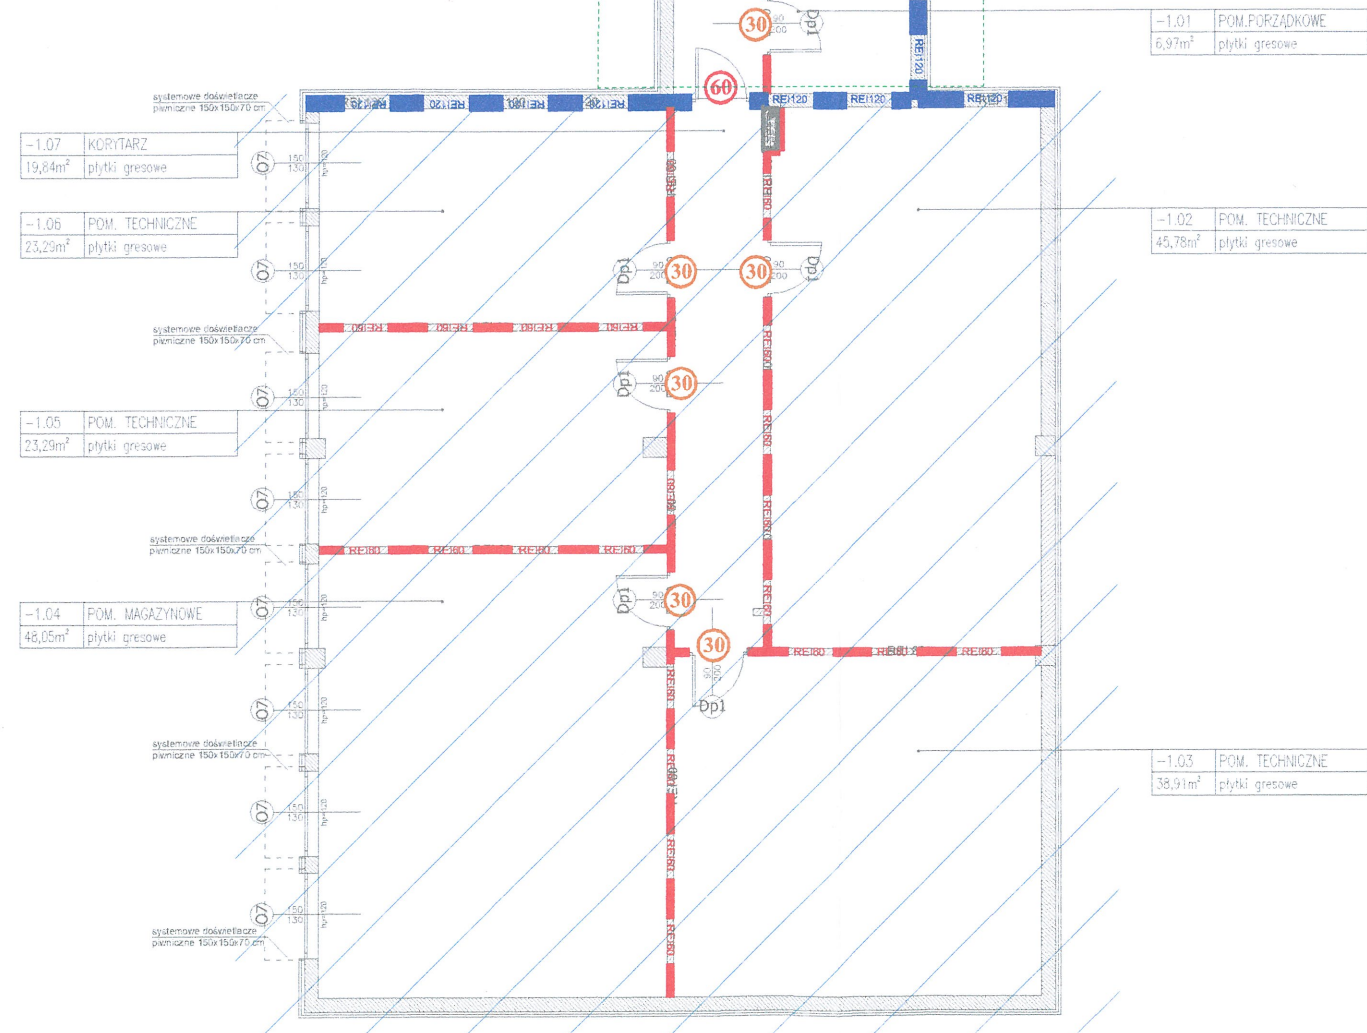

KOMENDA WOJEWÓDZKA
PAŃSTWOWEJ STRAŻY POŻARNEJ
w Warszawie
WYDZIAŁ KONTROLNO-ROZPOZNAWCZY
Załącznik do postanowienia
WZ.55.85.518.1
587.1
20.19 r.
2019

NOWY BUDYNEK ZAPROJEKTOWANY W
ZGODNOŚCI Z PRZEPISAMI

 CMFplus sp. z o.o. ul. Broniewskiego 3, 01-785 Warszawa e-mail: biuro@cmfplus.pl www.cmfplus.pl NIP: 525 258 23 17, KRS 0000504667		
Projekt: EKSPERTYZA TECHNICZNA DOT. STANU OCHRONY PRZECIWPÓŻAROWEJ		
Budynek: PAWILON NR 3 SZPITALA KLINICZNEGO DZIECIĄTKA JEZUS ul. Lindleya 4 w Warszawie		
Rysunek: Rzut piwnicy		
Opracowanie: mgr inż. Marek Oficjański Rzeczoznawca ds. zabezpieczeń przeciwpożarowych	Nr uprawnień: 514/2009 dec. nr RZE/X/660/04 Centr. Reg. Rzecz. Bud. nr 780489/C	Podpis:  Data: 06.2019 r.
Skala: 1:200	Numer: 1	Wersja: V01